



入善小学校グラウンド 位置図

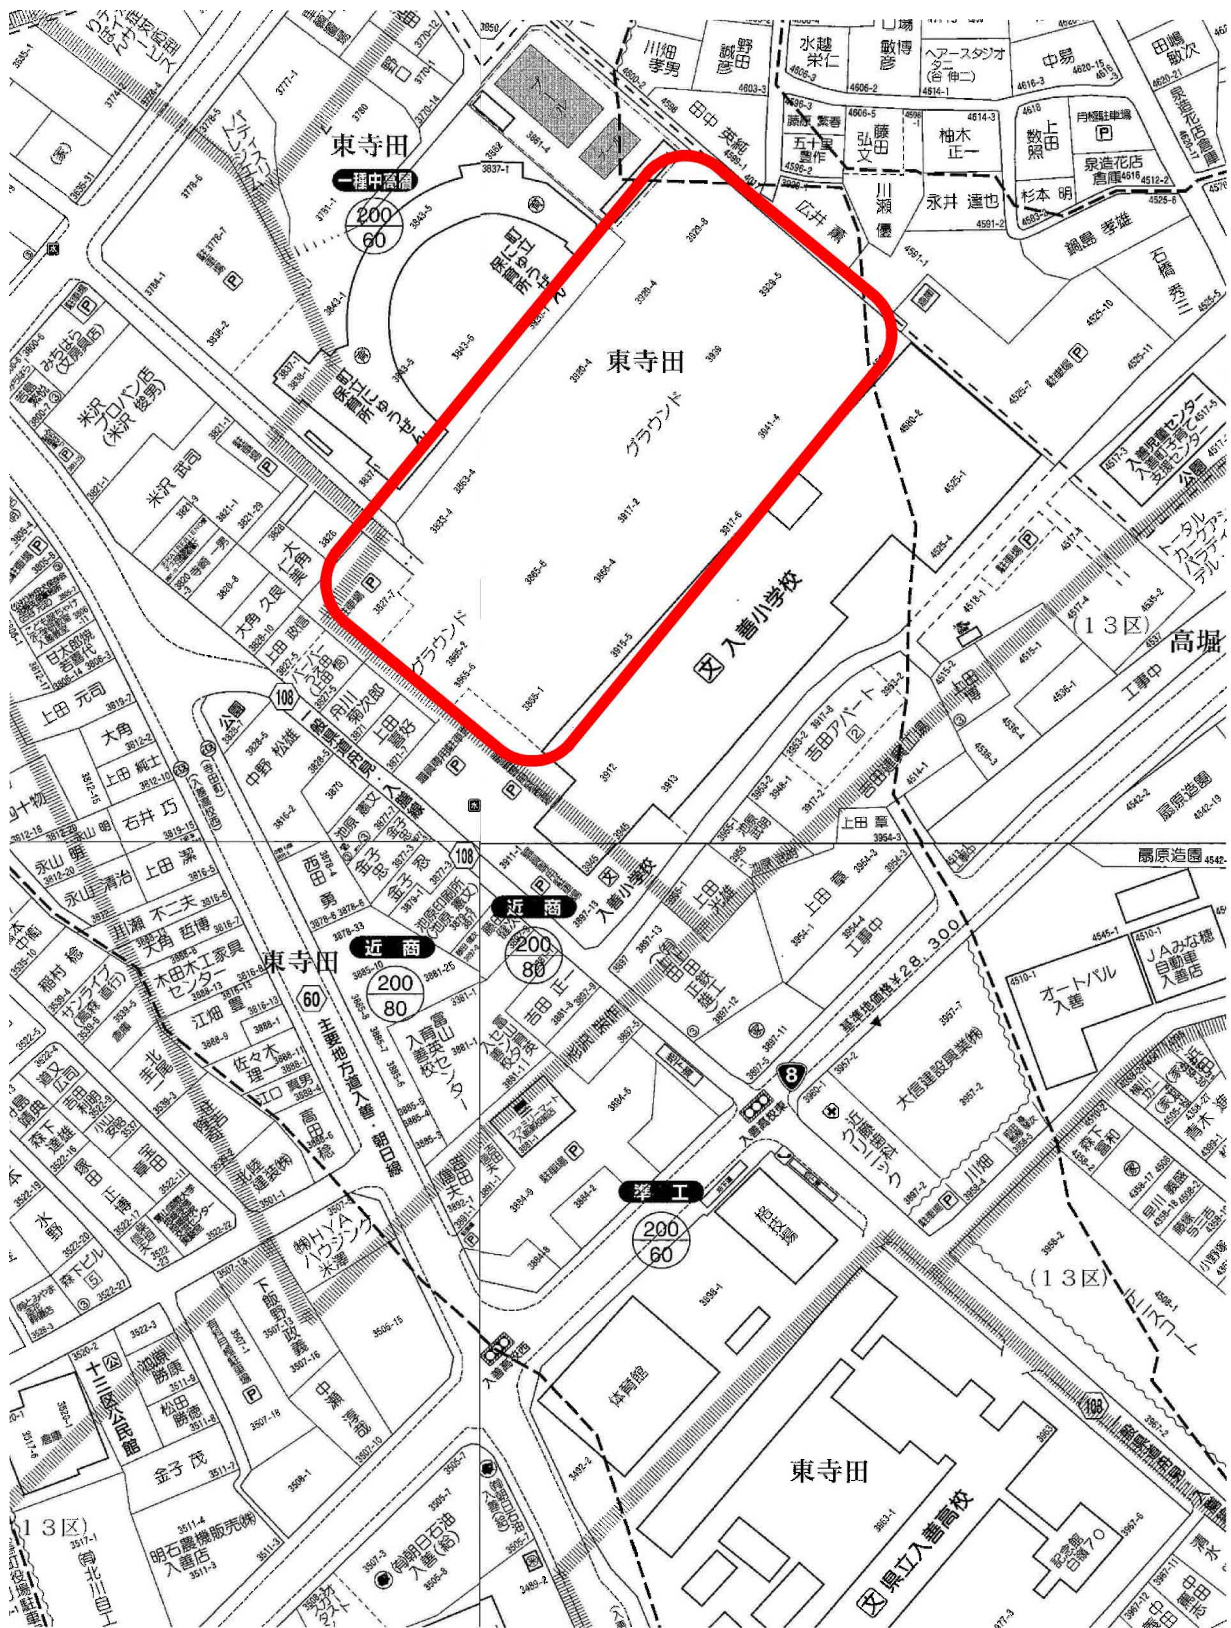

投光器	マルチハロゲン灯Sタイプ1000形	誘虫器	LED誘虫器	投光器台	省施工型【本体】鋼材（溶融亜鉛メッキ仕上）	投光器台	普及型【本体】鋼材（溶融亜鉛メッキ仕上）
電話ユニット内蔵、中角配光タイプ 24台		4台		XDK2600 内訳 7補助上下サポート DYNK05173 1 6 傾めサポート DYNK05171 1 5 上下サポート DYNK05161 3 4 投光器台バンド DYNK05151 2 3 電柱取付バンド DYNK22815 1 2 2灯用投光器台 DYNK05112 1 1 4灯用投光器台 DYNK05114 1 No. 品名 型番 数量		XDK1100 内訳 2 電柱取付バンド DYNK22821 2 1 1灯用投光器台 DYNK05183 1 No. 品名 型番 数量	
光束59000lm、消費電力400W、電圧200～242V 昼白色、5000K、Ra70、光束維持時間40000時間 本体：アルミ（コーヒーブラウン）、前面パネル：ポリカーボネート（透明） アーム：鋼材（溶融亜鉛メッキ）、ハンドル：ステンレス 兼耐塩害仕様、保護等級：IP65、耐風速60m/s、質量：11.8kg 落下防止ワイヤー付、耐雷サージ：15kV、初期光束補正型		電源内蔵タイプ、防まつ型、耐塩害仕様 消費電力220W、電圧100～242V、光束維持時間6万時間 本体：アルミダイカスト（ミディアムグレーメタリック） パネル：強化ガラス（つや消し） アーム：ステンレス鋼板・ポリエステル樹脂粉末焼付塗装 アーム仕上：（ミディアムグレーメタリック） 落下防止ワイヤー付、耐雷サージ：15kV		パナソニック XDK2600 計 4セット		パナソニック XDK1100 計 4セット	

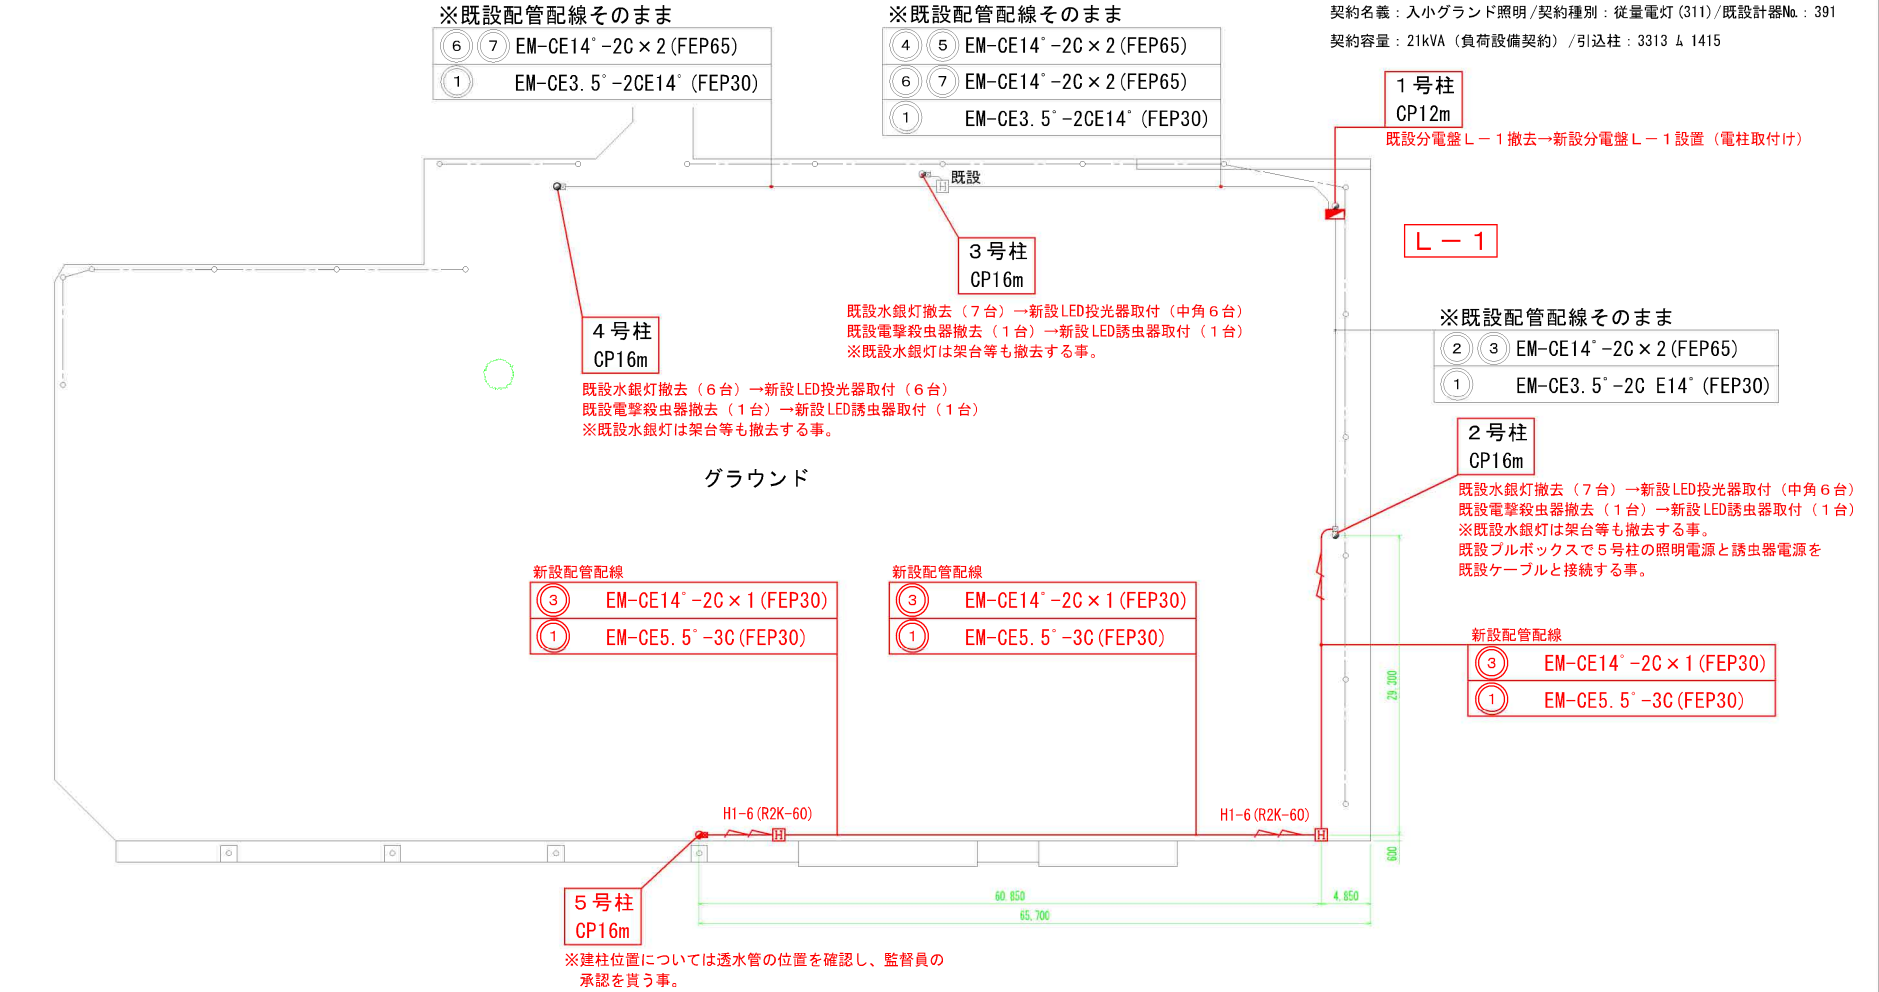

特記事項

1. 配管材料はFEP管を使用しC/P柱立上げ部分はVE管切替にて施工する事
2. 埋設深さは地上より600mm以上とし、埋設表示シートを敷設する事
3. 掘削後、事情により埋戻しが出来ない場合は安全区画を明確にし第三者が立ち入り出来ないようにする。また場合によっては敷き鉄板などで安全対策をとる事
4. 埋戻しは建設発生土（良質土）を再使用し、発生土は適正に処分する事
5. 既設埋設管路を調査しC/P柱の設置場所、掘削ルートを協議検討する事
6. 分電盤更新を結線図（別図）により行う事
7. 工事に伴い電力会社への契約変更を申請・実施する事。


<現状の契約概要>

契約名義：入小グランド照明/契約種別：従量電灯（311）/既設計器No.：391



契約容量：21kVA（負荷設備契約）/引込柱：3313 4 1415


記事	入善町教育委員会事務局	承認	日付	2025.05	工事名称	入善小学校グラウンドナイター照明設備更新工事	図面番号
	〒939-0693 富山県下新川郡入善町入膳423 電話：0765-72-1100（代表）	製図	縮尺	図示	図面名称	構内配線図・器具配置図	E-01

5号柱姿图 1/60

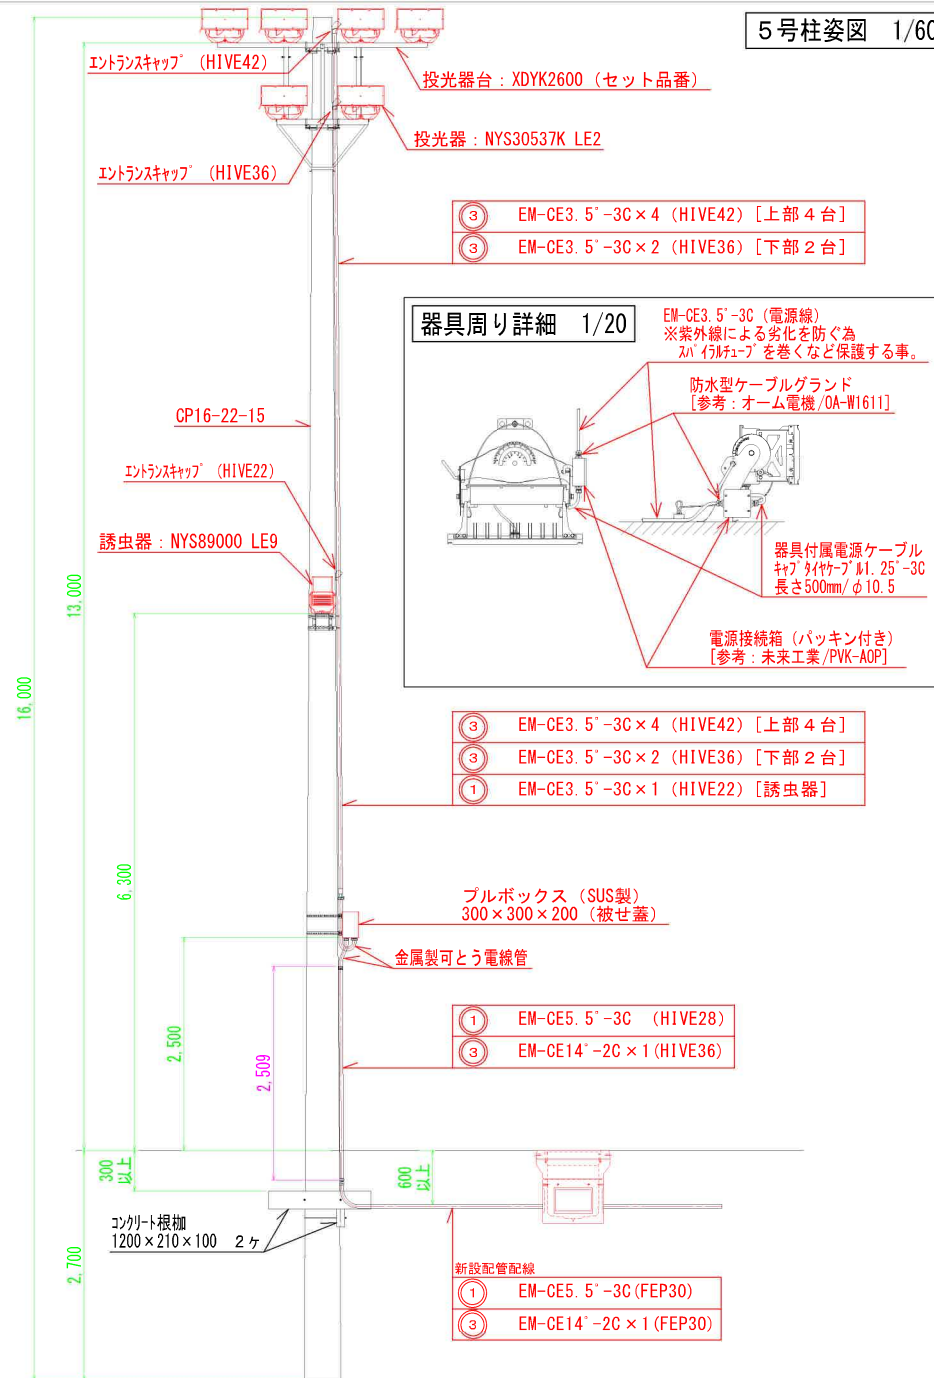


掘削断面図 (参考) 1/10

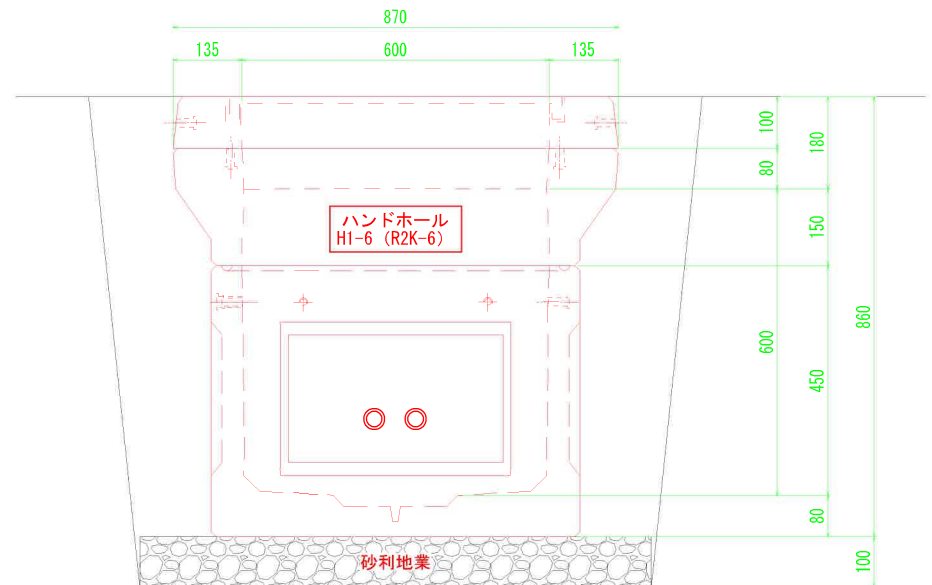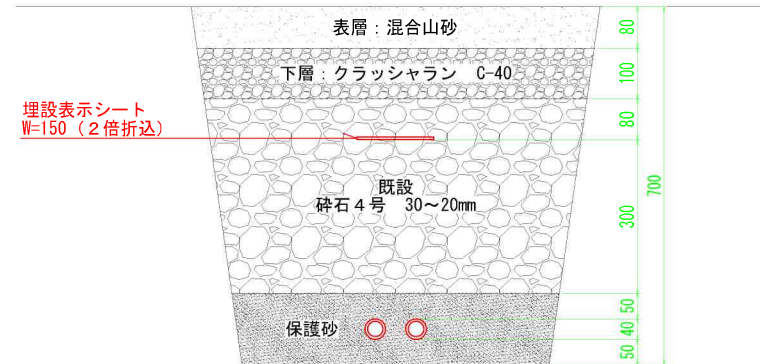

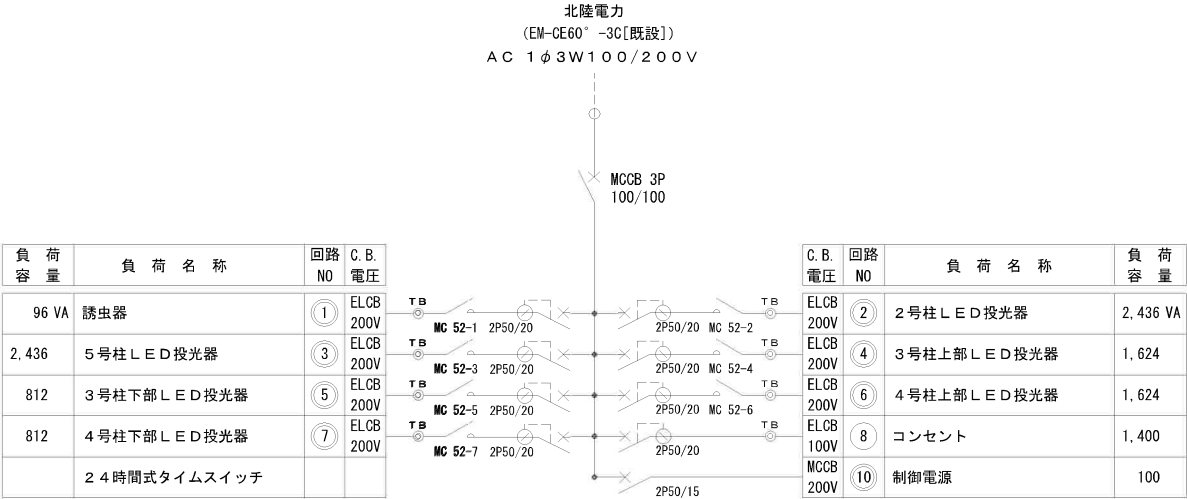


キースイッチにてリモコン入切
3号柱上部投光器、誘虫器以外は決まった時刻で消灯する
3号柱上部投光器は残置灯とし全消灯後の0～30分の間で消灯する
誘虫器は上記の残置灯消灯後0～30分の間で消灯する
耐塩仕様、電柱取付型、指定色塗装
電気容量総合計：11,340VA

電灯分電盤 L-1 結線図

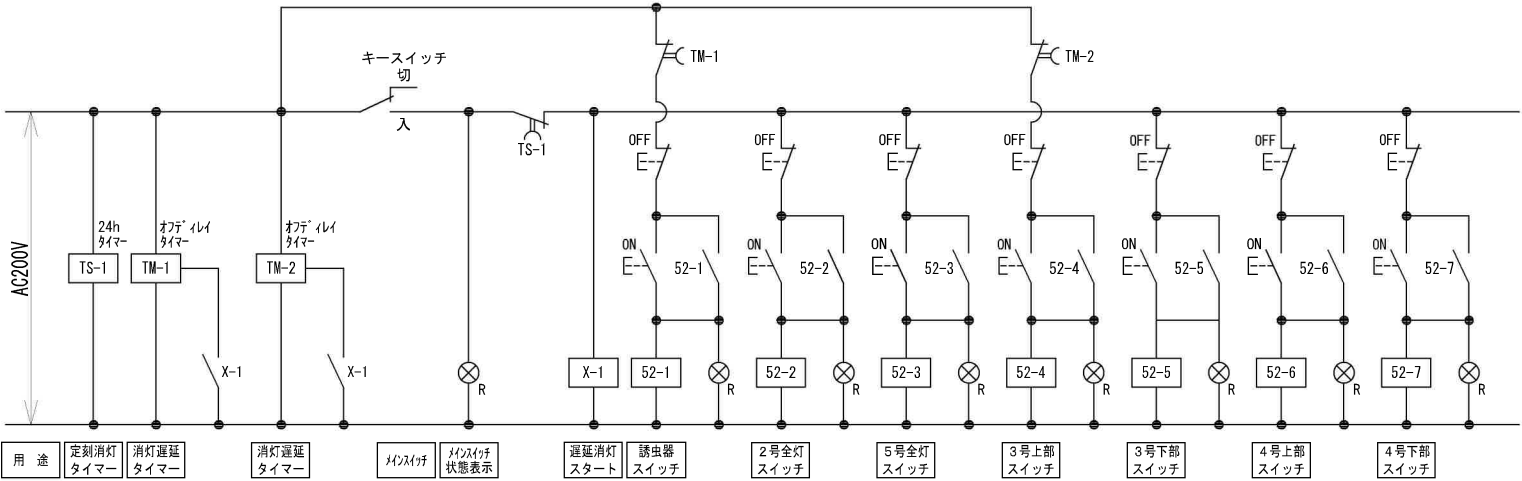

電灯分電盤 L-1 制御回路図

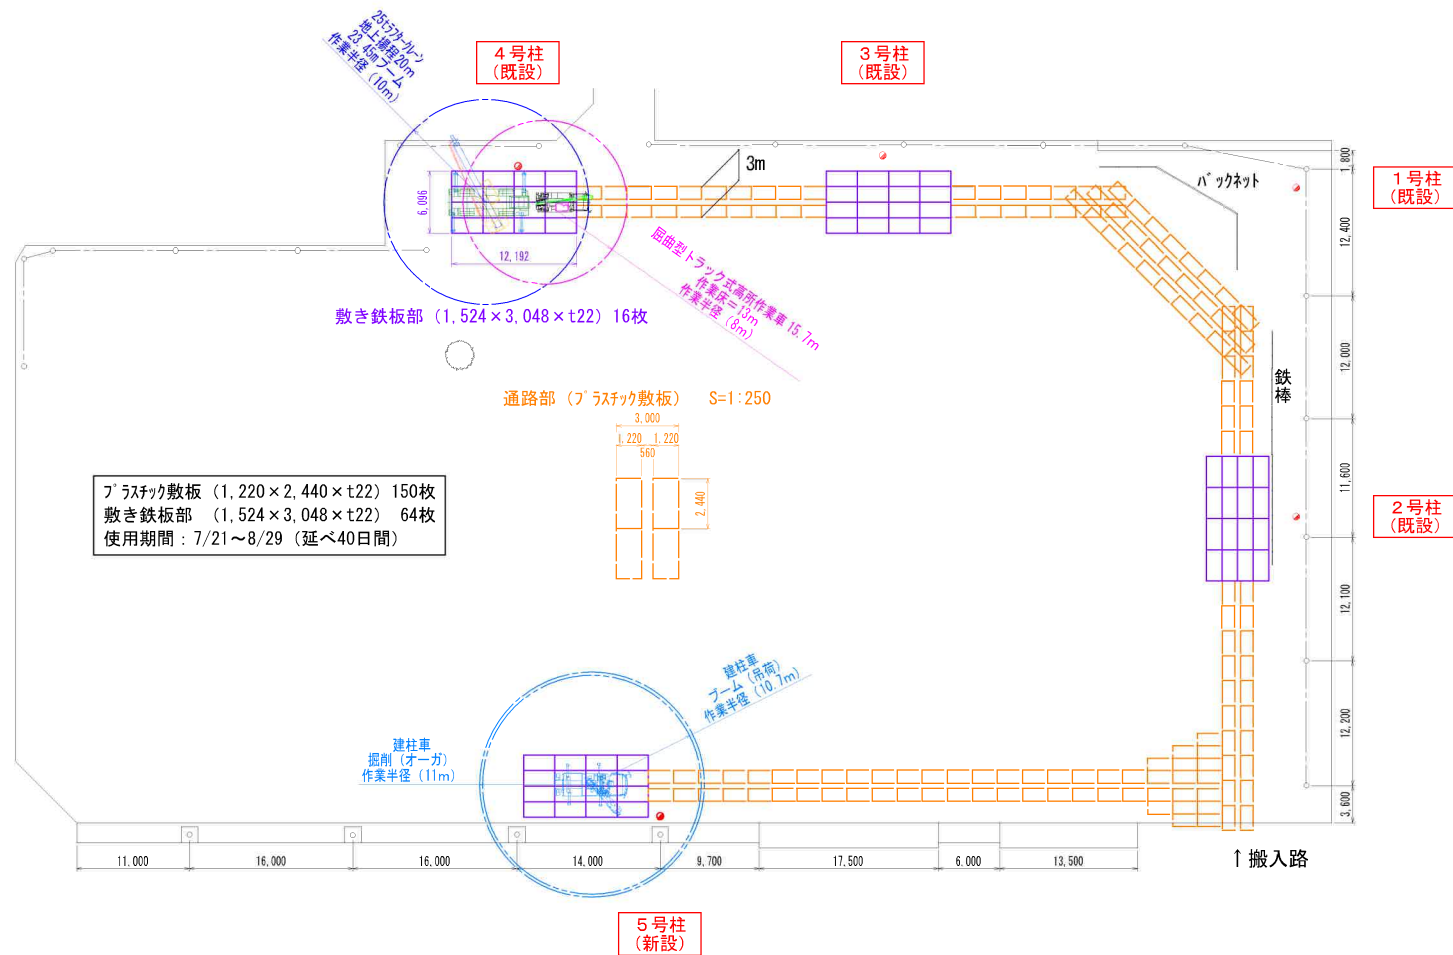

記 事	入 善 町 教 育 委 員 会 事 務 局 〒939-0693 富山県下新川郡入善町入膳423 電話: 0765-72-1100 (代表)	承認	日付	工事名称	図面番号
		製図	2025.05 縮尺 1/500 (A3)	入善小学校グラウンドナイター照明設備更新工事 路盤養生仮設計画図 (器具更新他・車両走行時)	